



PLANTA BAIXA

Planta baixa - ESGOTO
Escala 1:75

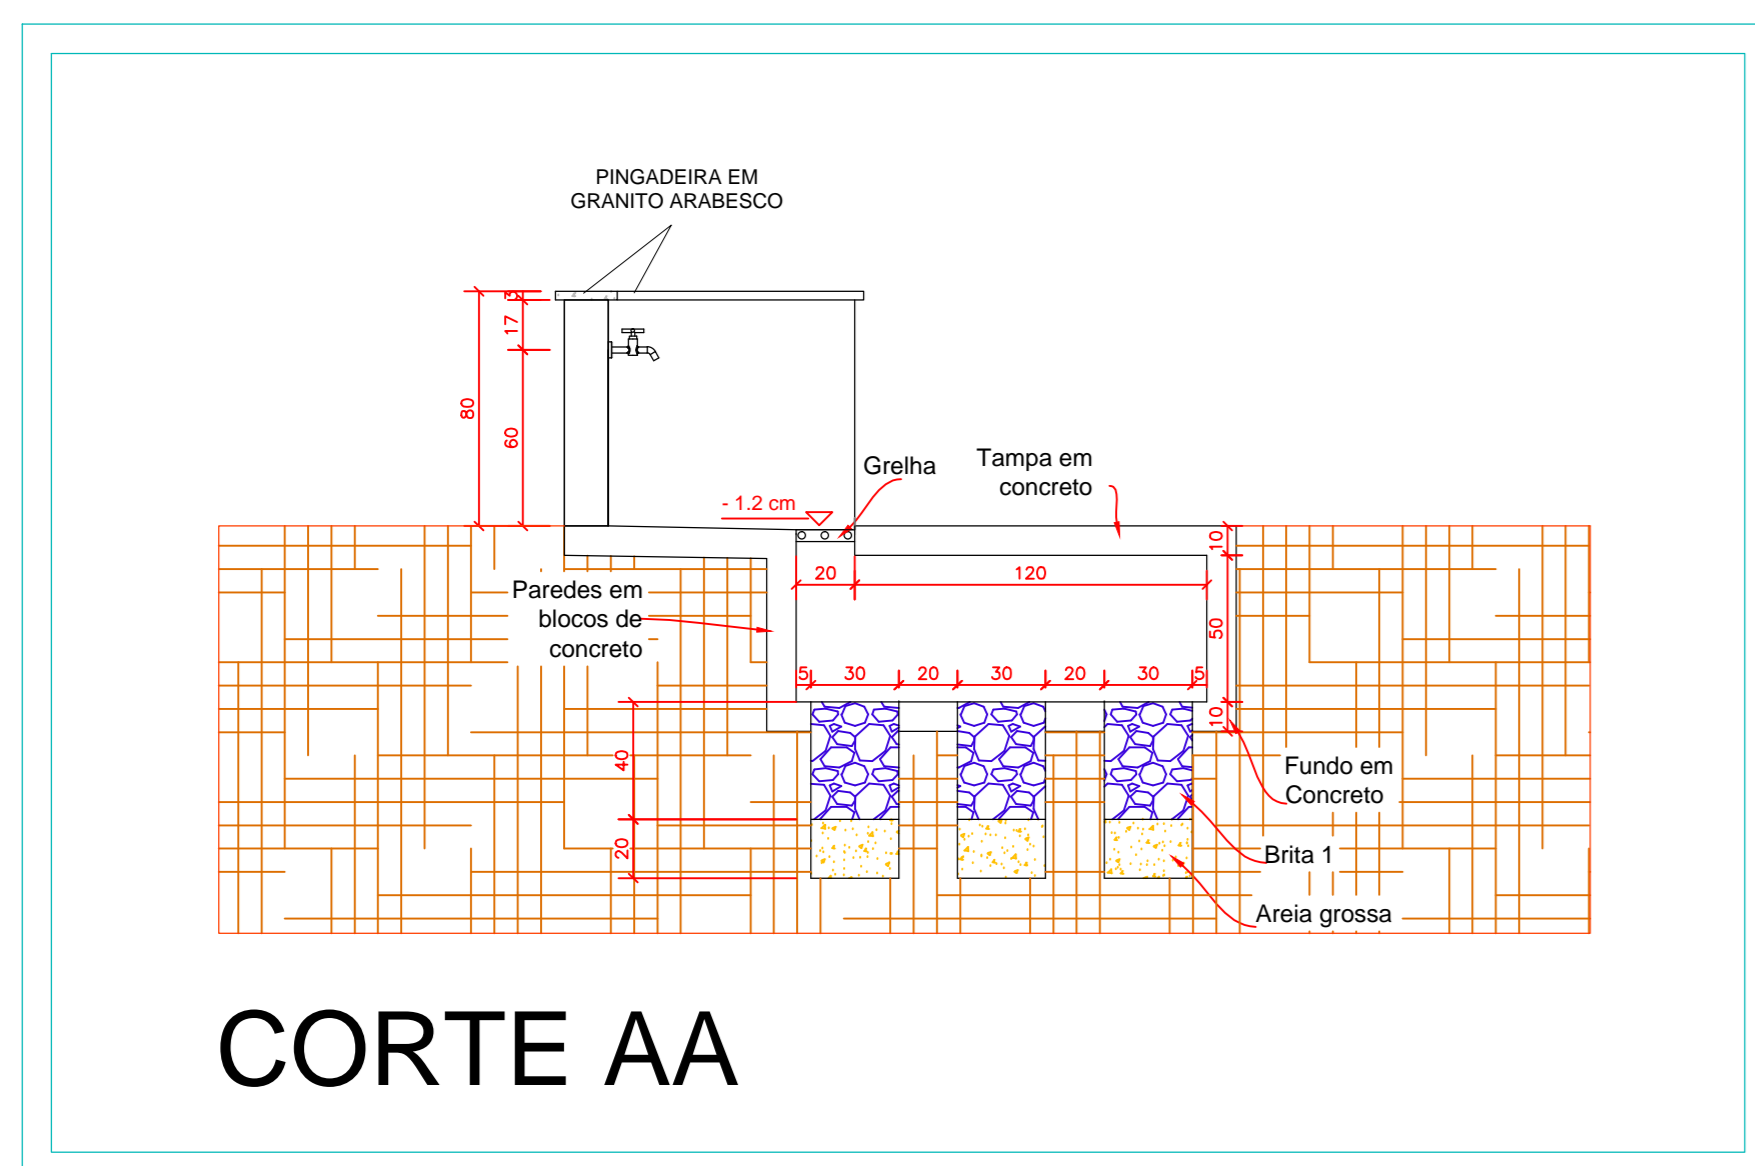

CORTE AA

Detalhe 03 - LAVA BOTAS
Escala 1:25

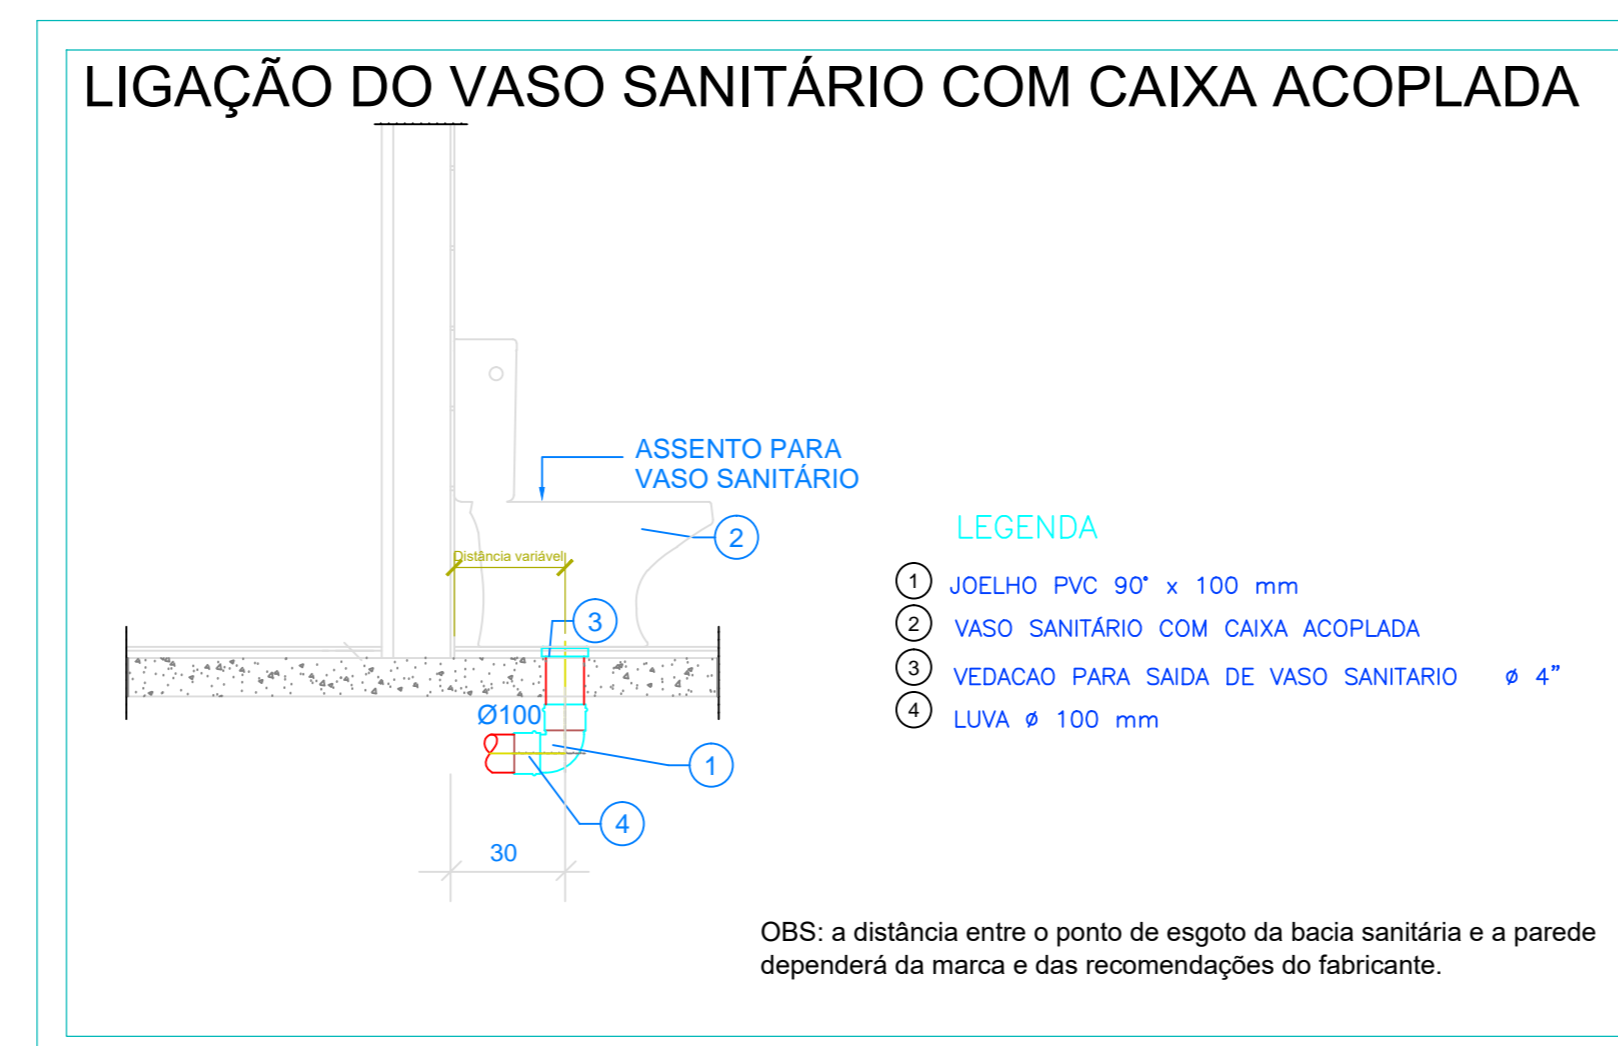

Escala 1:25

QUANTITATIVO - ESGOTO

Grupo	Ref	Descrição	Unid.	Quant.	Dimensões
Tubos	2	TUBO PVC SÉRIE NORMAL	M	69,80	100 mm
	3	TUBO PVC SÉRIE NORMAL	M	91,65	75 mm
	4	TUBO PVC SÉRIE NORMAL	M	71,50	50 mm
	5	TUBO PVC SÉRIE NORMAL	M	55,00	40 mm
Conexões	6	JOELHO 45° SÉRIE NORMAL	PÇ	11	100 mm
	7	JOELHO 45° SÉRIE NORMAL	PÇ	10	75 mm
	8	JOELHO 45° SÉRIE NORMAL	PÇ	9	50 mm
	9	JOELHO 45° SÉRIE NORMAL	PÇ	39	40 mm
	10	JOELHO DE 90° SÉRIE NORMAL	PÇ	30	100 mm
	11	JOELHO DE 90° SÉRIE NORMAL	PÇ	133	50 mm
	12	JOELHO DE 90° SÉRIE NORMAL	PÇ	78	40 mm
	13	JUNÇÃO SIMPLES SÉRIE NORMAL	PÇ	19	100 mm
	14	JUNÇÃO SIMPLES SÉRIE NORMAL	PÇ	10	100 mm x 75 mm
	15	JUNÇÃO SIMPLES SÉRIE NORMAL	PÇ	4	100 mm x 50 mm
	16	JUNÇÃO SIMPLES SÉRIE NORMAL	PÇ	38	75 mm x 50 mm
	Acessórios	17	TE de 90° SÉRIE NORMAL	PÇ	2
18		TE de 90° SÉRIE NORMAL	PÇ	19	75 mm x 50 mm
19		REDUÇÃO ESGOTO SÉRIE NORMAL	PÇ	9	100 mm x 75 mm
20		REDUÇÃO ESGOTO SÉRIE NORMAL	PÇ	9	75 mm x 50 mm
21		LUVA ESGOTO SÉRIE NORMAL	PÇ	20	100 mm
22		CAIXA SIFONADA COM GRELHA	PÇ	31	150mm X 150mm
23		CAIXA DE GORDURA	PÇ	10	300mm x 75 mm
24		TERMINAL VENTILAÇÃO	PÇ	21	50mm

QUANTITATIVO - ESGOTO EXTERNO

Descrição	Unid.	Quant.	Dimensões
TUBO PVC SÉRIE NORMAL	M	19,70	100 mm
TUBO PVC SÉRIE NORMAL	M	24,97	150 mm
CAIXA DE PASSAGEM EM ALVENARIA	UN	10	60 X 60 cm

SETOR: ZONA RURAL DE PLANALINA
 ENDEREÇO: RODOVIA DF-126, Km 21, CEP: 73.380-900
 PROPRIETÁRIO: INSTITUTO FEDERAL DE EDUCAÇÃO, CIÊNCIA E TECNOLOGIA DE BRASÍLIA
 AUTOR DO PROJETO: Marcielly Parreira Leonardo CREA 25576/D-GO

PROPRIETÁRIO: INSTITUTO FEDERAL DE EDUCAÇÃO, CIÊNCIA E TECNOLOGIA DE BRASÍLIA
 AUTOR DO PROJETO: MARCIELLY PARREIRA LEONARDO CREA 25576/D-GO

RESP. TÉCNICO: