
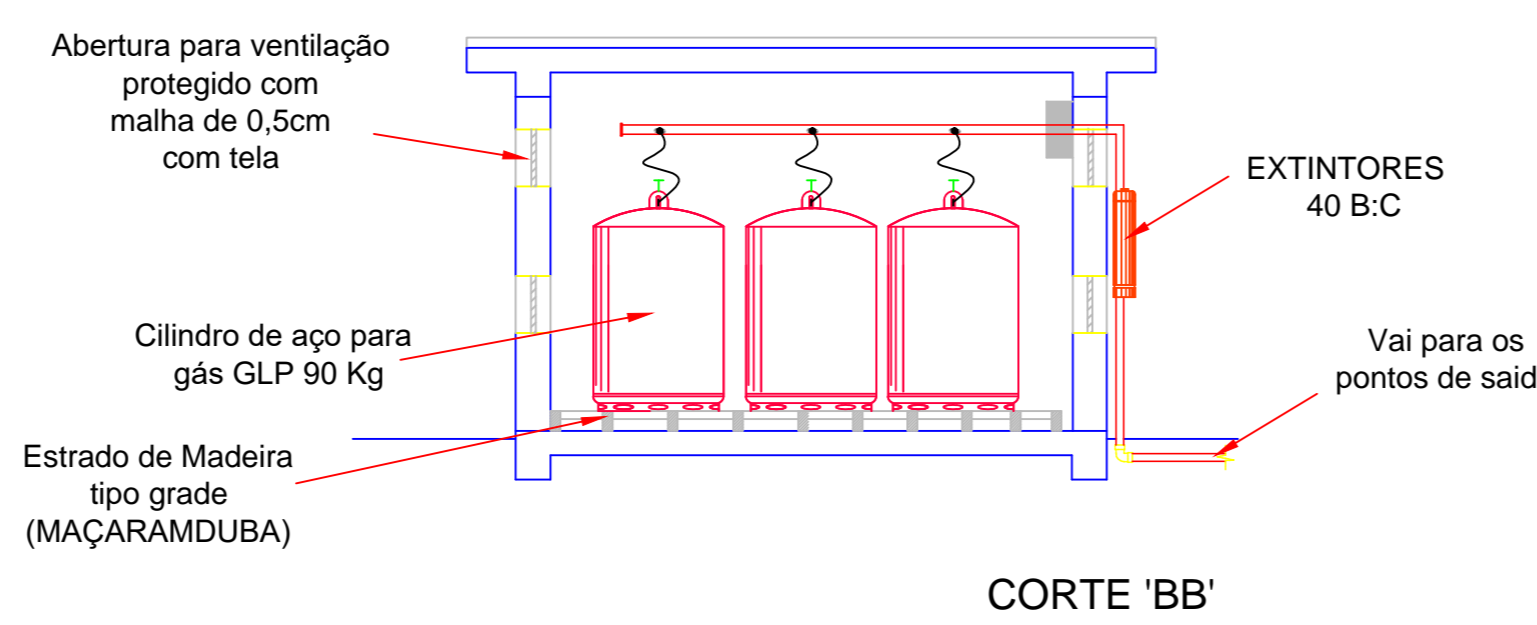
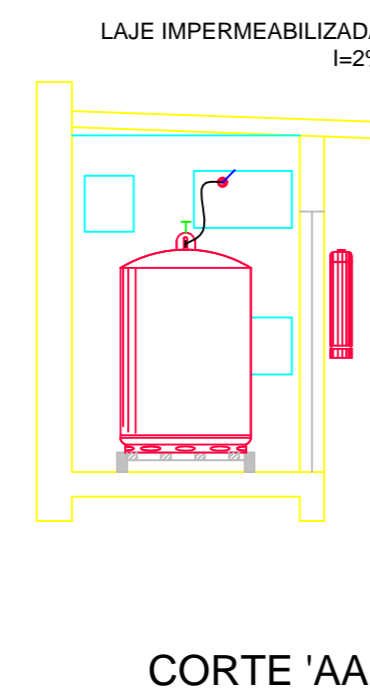



Planta baixa - GÁS
Escala 1:75

Central de gás

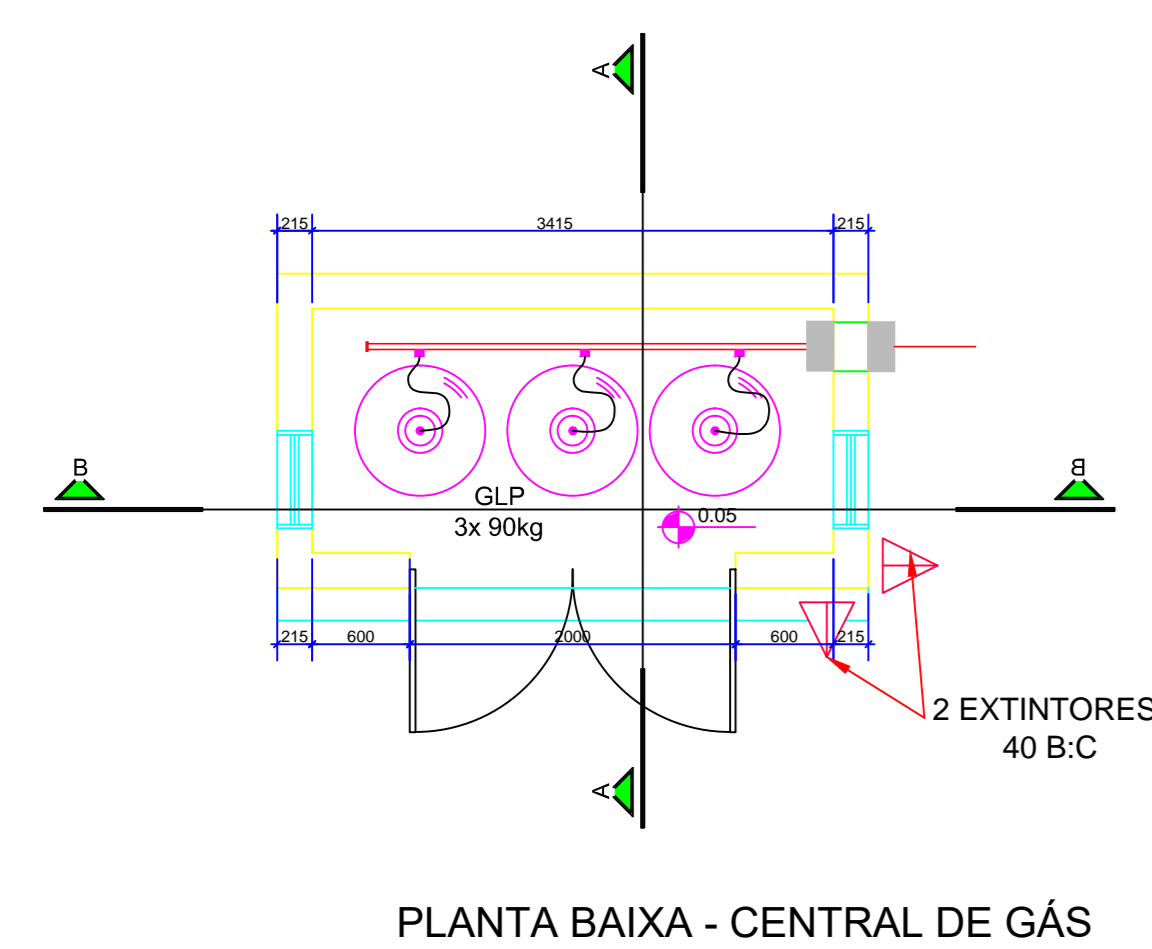

QUANTITATIVO - Gás

Ref	Descrição	Unid.	Quant.	Dimensões
2	TUBO GALVANIZADO	M	87,00	1/2"
3	TUBO GALVANIZADO	M	63,00	3/4"
4	TE GALVANIZADO	PÇ	9	3/4"
5	JOELHO GALVANIZADO	PÇ	5	3/4"
6	JOELHO GALVANIZADO	PÇ	30	1/2"
7	REDUÇÃO GALVANIZADA	PÇ	10	3/4" X 1/2"
8	VALVULA ESFERA	PÇ	10	1/2"

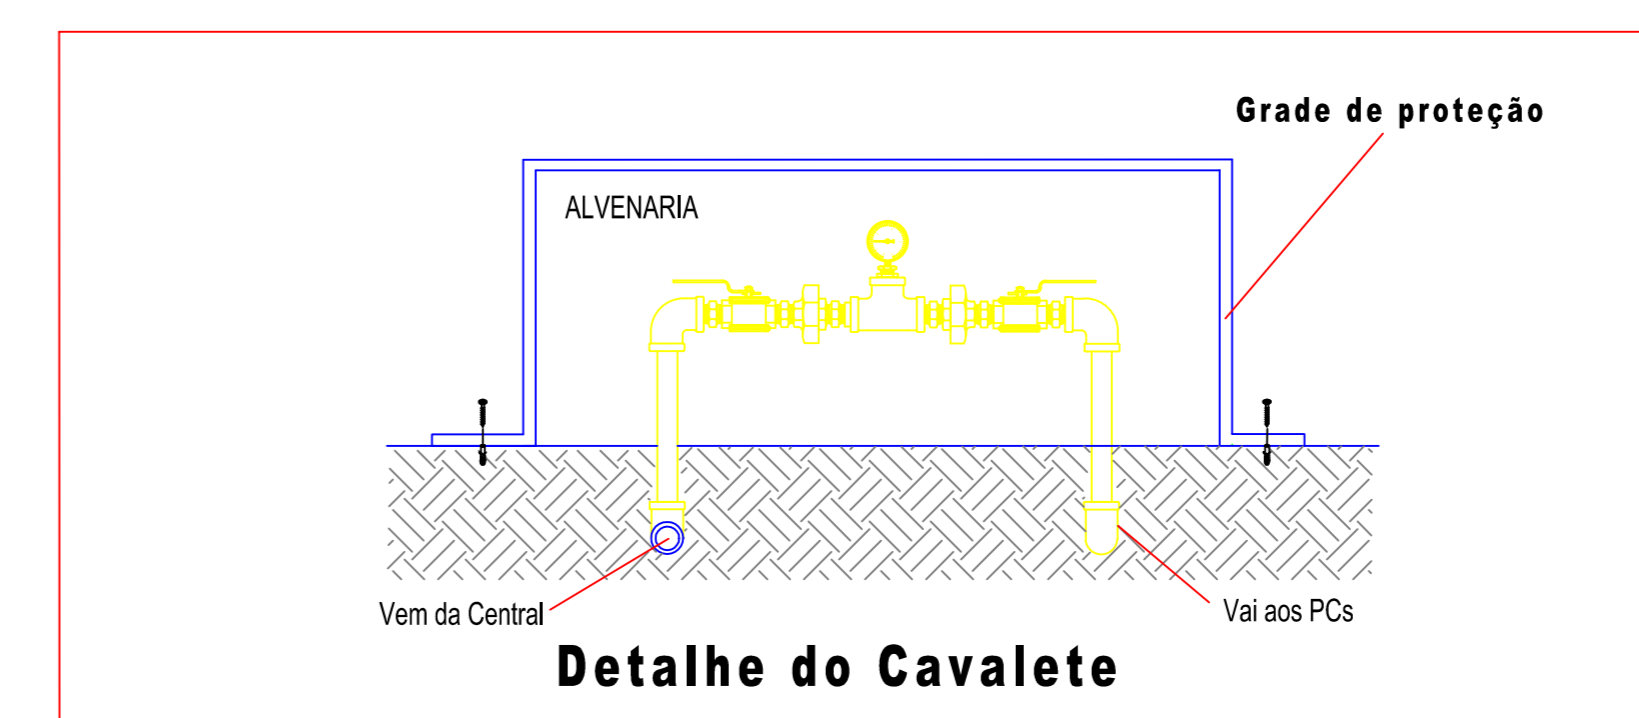

SETOR: ZONA RURAL DE PLANALINA
 ENDEREÇO: RODOVIA DF-128, Km 21, CEP: 73.380-900
 PROPRIETÁRIO: INSTITUTO FEDERAL DE EDUCAÇÃO, CIÊNCIA E TECNOLOGIA DE BRASÍLIA
 AUTOR DO PROJETO: Marcielly Parreira Leonardo CREA 25576/D-GO

PROPRIETÁRIO: INSTITUTO FEDERAL DE EDUCAÇÃO, CIÊNCIA E TECNOLOGIA DE BRASÍLIA

AUTOR DO PROJETO: MARCIELLY PARREIRA LEONARDO CREA 25576/D-GO

RESP. TÉCNICO: